



- Условные обозначения
- Существующая система кондиционирования
 - Кассетный блок
 - Настенный блок
 - Наружный блок
 - R410A - Фреон
 - T95 - Дренаж в канализацию

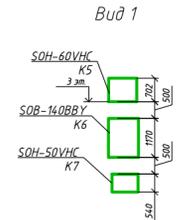

| | | | | | | | | | | |
|----------|-----|---|------|-----|------|--|--------------------------------------|------------------|------|--------|
| | | | | | | 3 и 4 этаж Центр ПФР по выплате пенсий в Красноярском крае | | | | |
| | | | | | | Пристроенные нежилые помещения | | | | |
| Изм. | Кол | у | Лист | док | Подп | Дата | Система кондиционирования | Стадия | Лист | Листов |
| | | | | | | | | Р | 3 | |
| Выполнил | | | | | | | Кондиционирование План 3-го этажа | ООО «Интеграция» | | |
| Провер. | | | | | | | | | | |

Инф. подл. | Подпись и дата | Взам. инф. л.

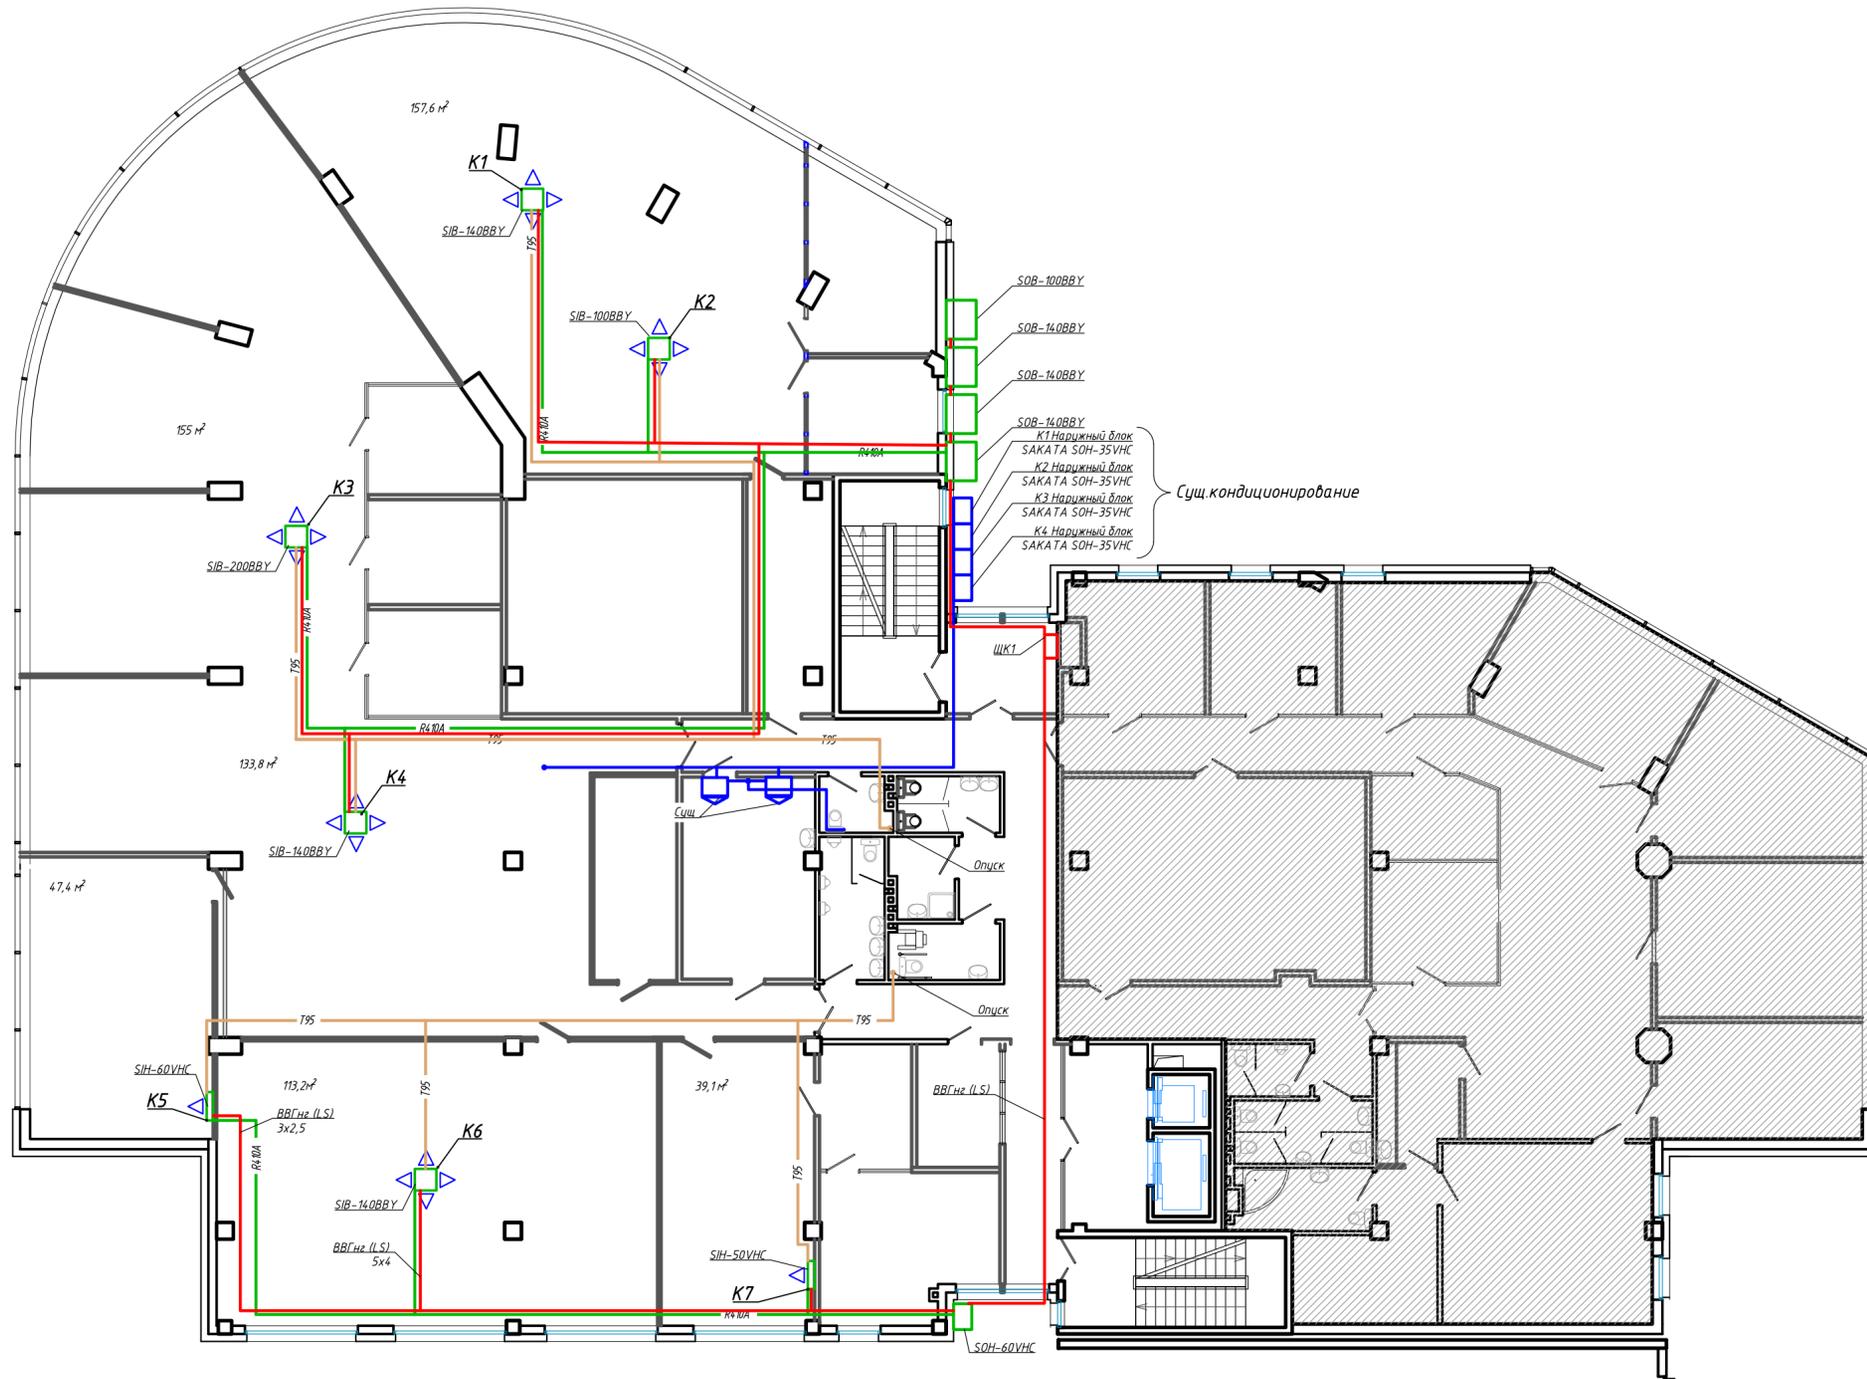


Сущ. кондиционирование

Условные обозначения

- Существующая система кондиционирования
- Кассетный блок
- Настенный блок
- Наружный блок
- R410A - Фреон
- T95 - Дренаж в канализацию

Инф. подл.
Подпись и дата
Взам. инф.л.


















| | | | | | | | | | |
|----------|--------|------|-----|-------|------|--|------------------|------|--------|
| | | | | | | 3 и 4 этаж Центр ПФР по выплате пенсий в Красноярском крае | | | |
| | | | | | | Пристроенные нежилые помещения | | | |
| Изм. | Кол. у | Лист | док | Подп. | Дата | Система кондиционирования | Стадия | Лист | Листов |
| | | | | | | | P | 9 | |
| Выполнил | | | | | | Подключение к эл.снабжению План 3-го этажа | ООО «Интеграция» | | |
| Провер. | | | | | | | | | |

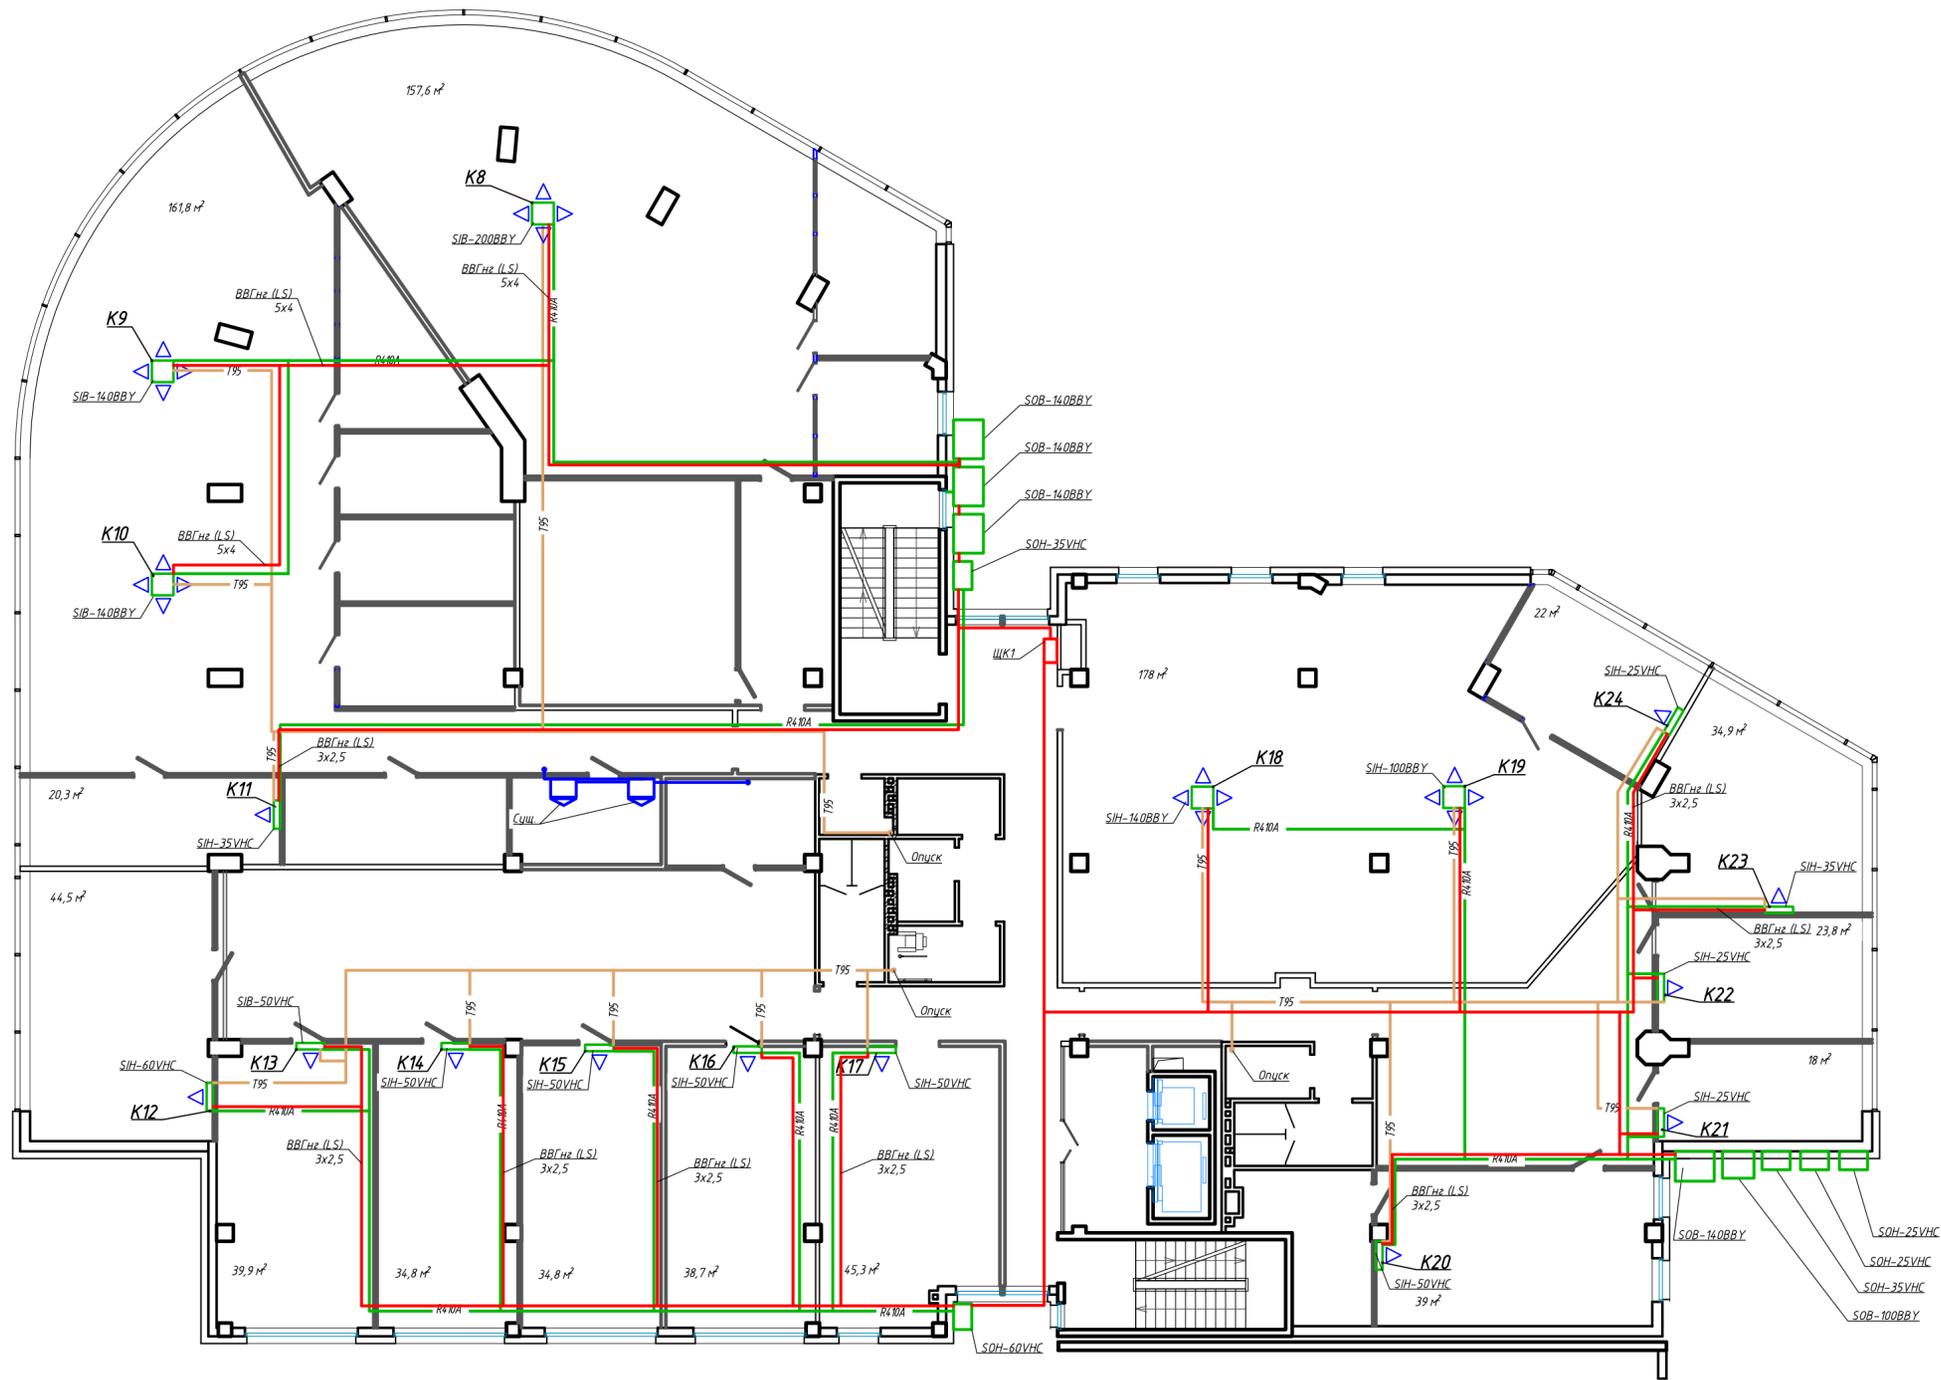

- Условные обозначения
- Существующая система кондиционирования
 - Кассетный блок
 - Настенный блок
 - Наружный блок
 - R410A - Фреон
 - T95 - Дренаж в канализацию

Инф. подл. / Подпись и дата / Взам. инв. Н








| | | | | | | | | | | |
|----------|-----|---|------|-----|--|------|---|------------------|------|--------|
| | | | | | 3 и 4 этаж Центр ПФР по выплате пенсий в Красноярском крае | | | | | |
| | | | | | Пристроенные нежилые помещения | | | | | |
| Изм. | Кол | у | Лист | док | Подп | Дата | Система кондиционирования | Стадия | Лист | Листов |
| | | | | | | | | P | 10 | |
| Выполнил | | | | | | | Подключение к эл.снабжению План 4-го этажа | ООО «Интеграция» | | |
| Провер. | | | | | | | | | | |

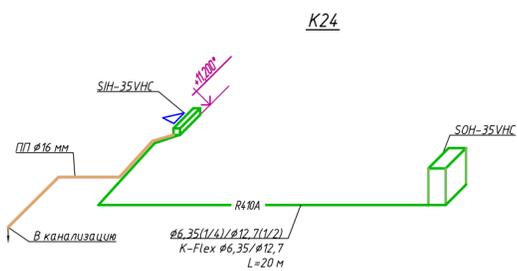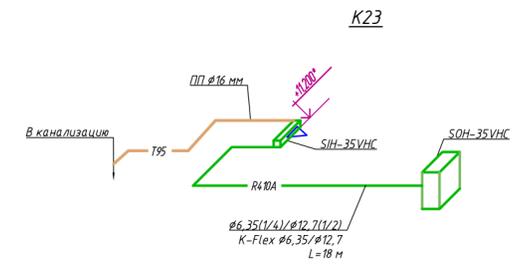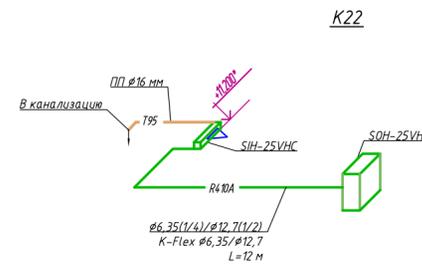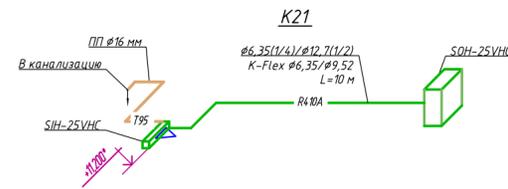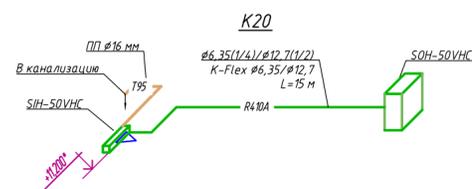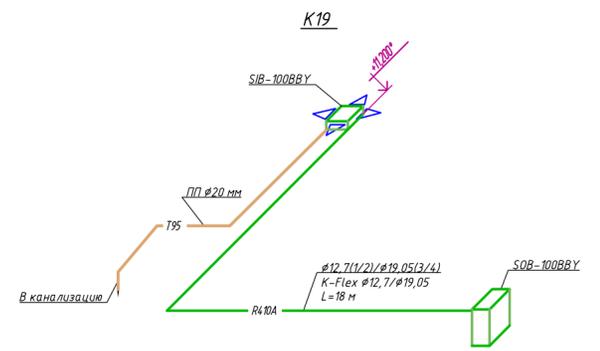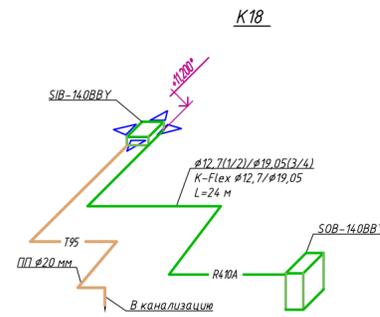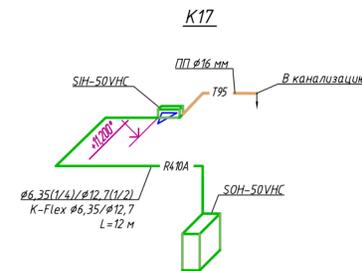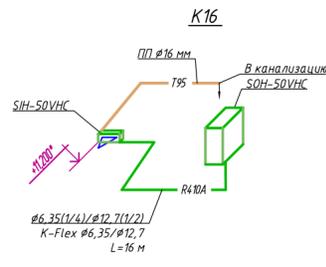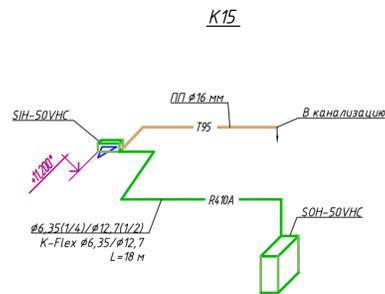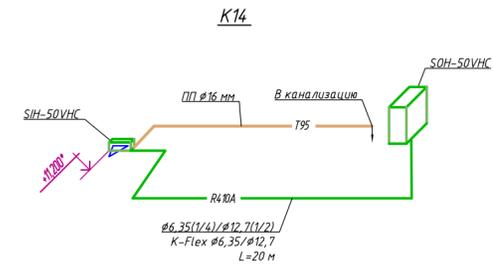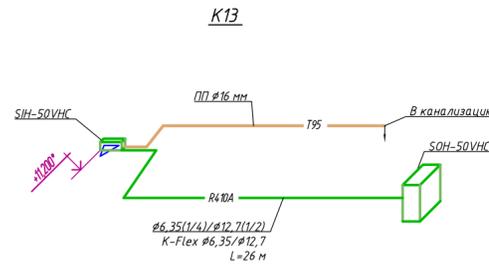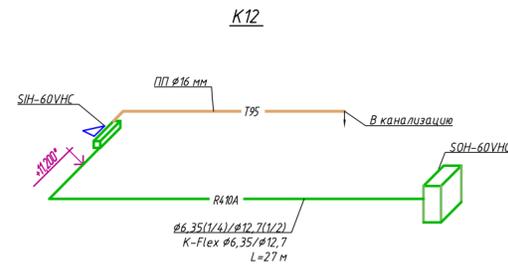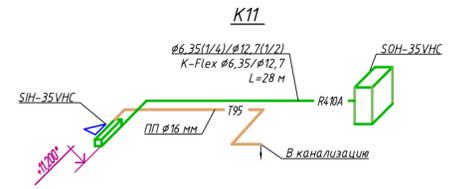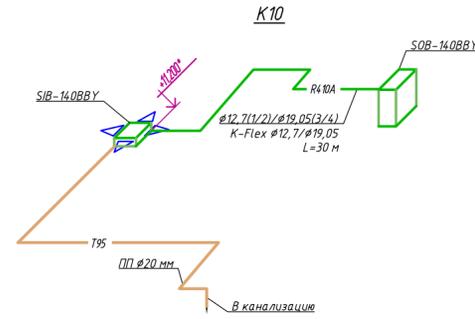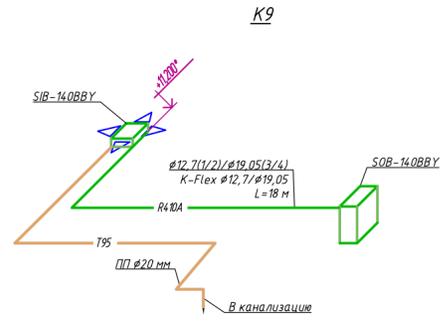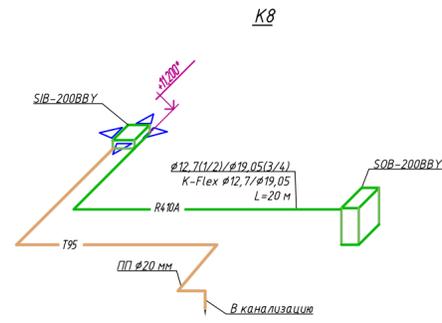

Условные обозначения

- Существующая система кондиционирования
- Кассетный блок
- Настенный блок
- Наружный блок
- R410A - Фреон
- T95 - Дренаж в канализацию

| | | | | | | | | |
|---------------------------|-----|-------|-----|------|--|-------------------|------|------------------|
| | | | | | 3 и 4 этаж Центр ПФР по выплате пенсий в Красноярском крае | | | |
| | | | | | Пристроенные нежилые помещения | | | |
| Изм. | Кол | Улист | док | Подп | Дата | | | |
| Система кондиционирования | | | | | | Стадия | Лист | Листов |
| Выполнил | | | | | | P | 6 | |
| Провер. | | | | | | Кондиционирование | | ООО «Интеграция» |
| | | | | | | Схемы 4-го этажа | | |

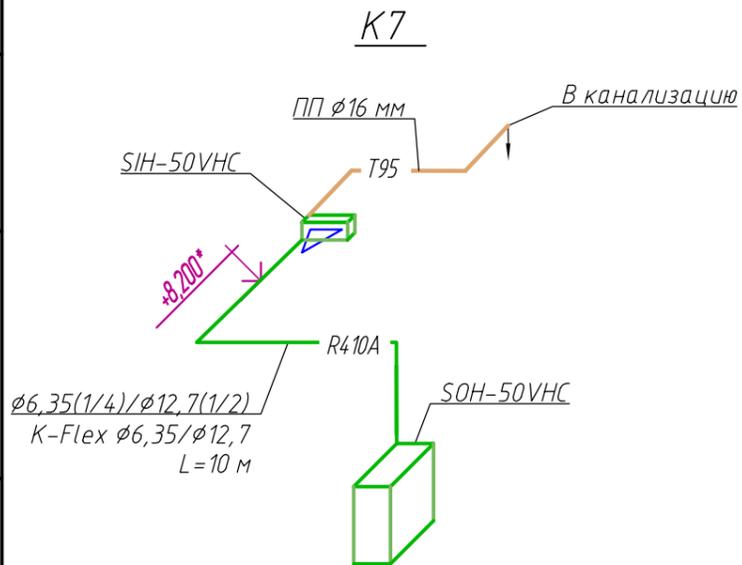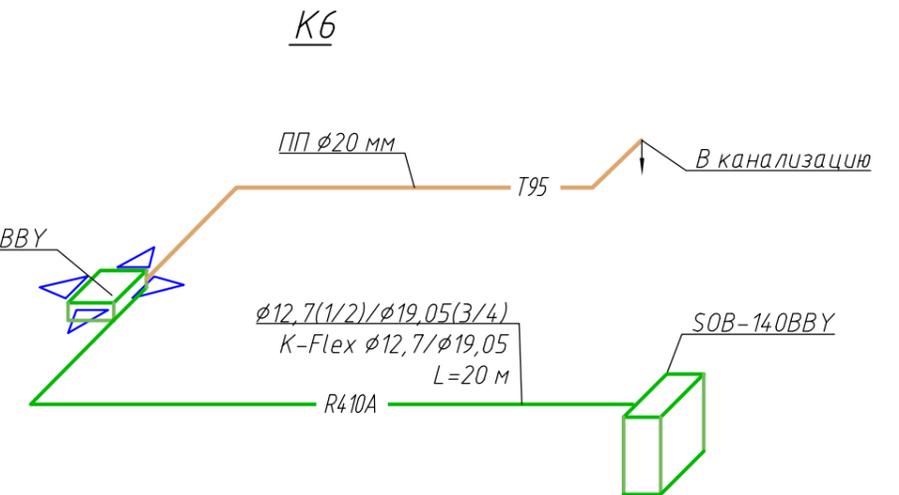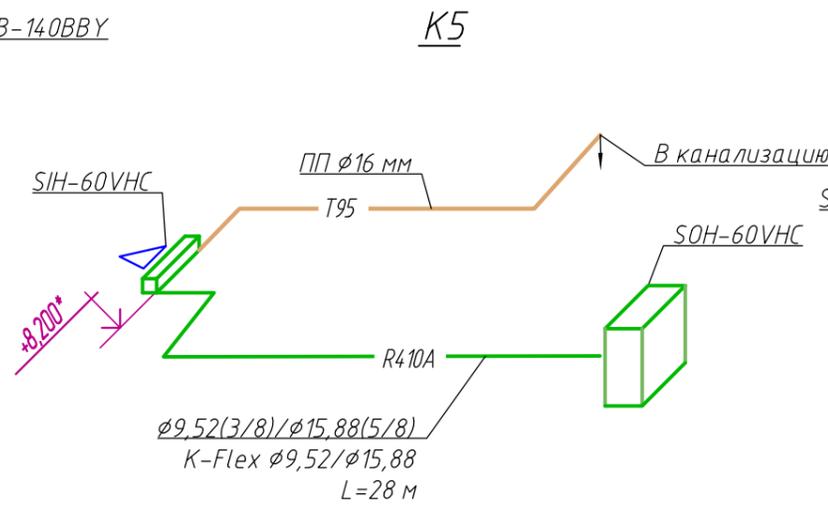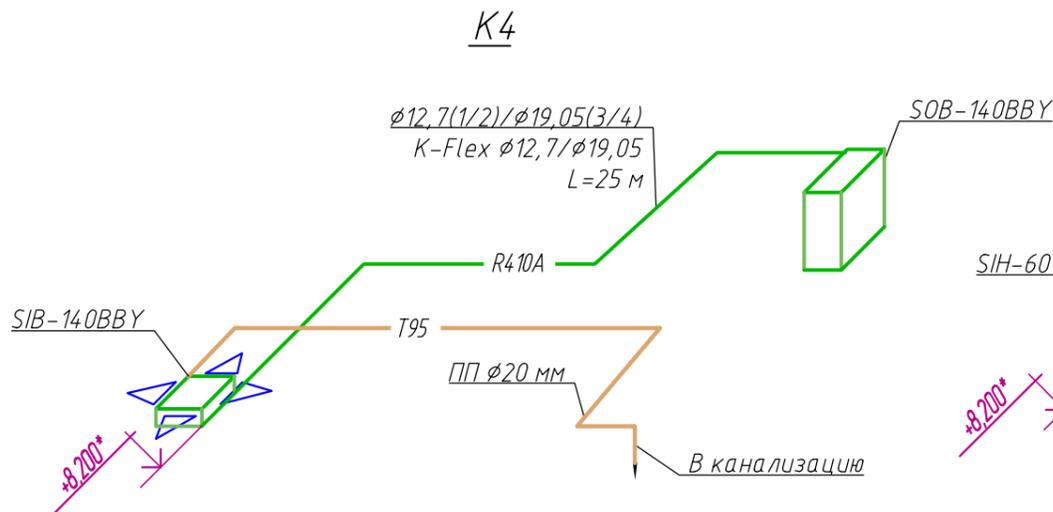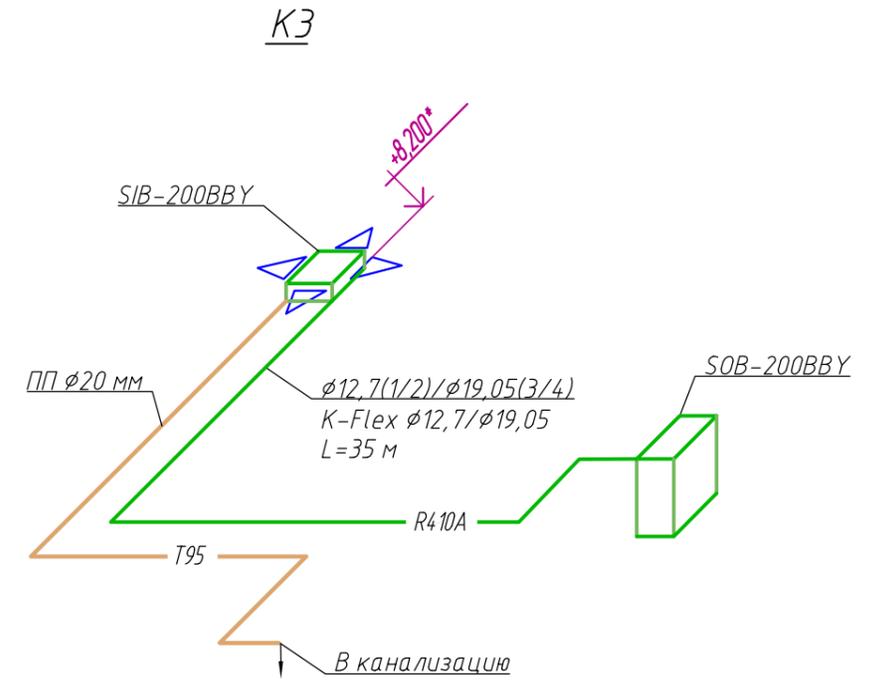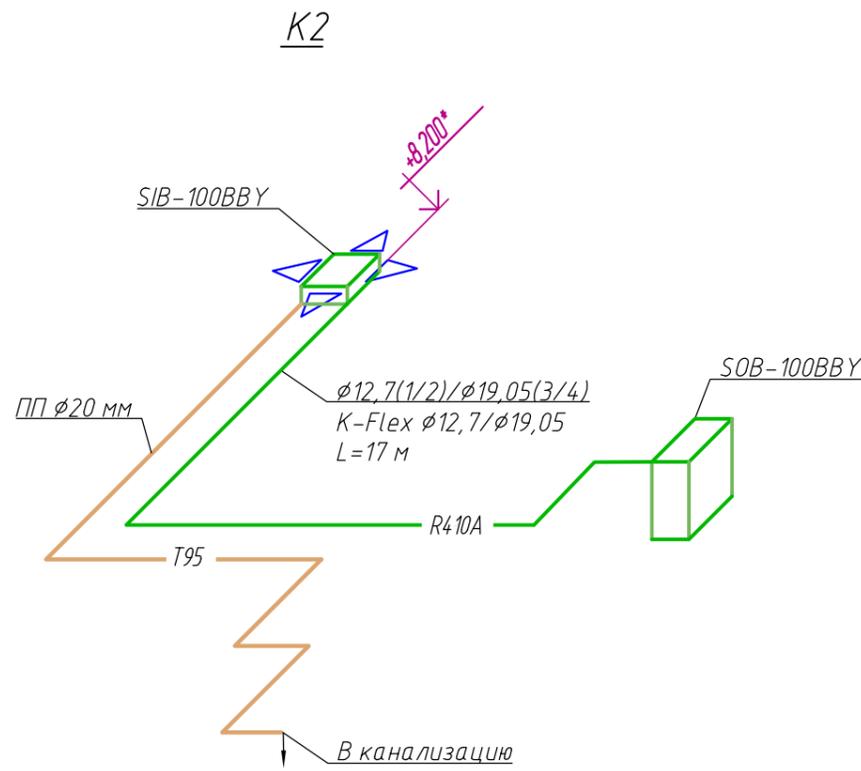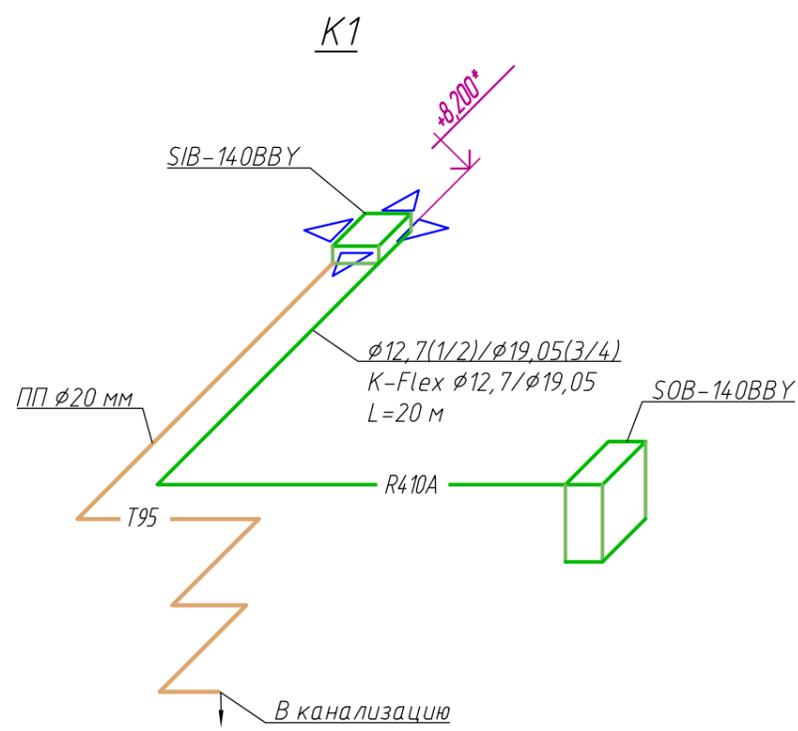

| | | | | | |
|----------|-----|--------|-----|------|------|
| Изм. | Кол | у.Лист | док | Подп | Дата |
| | | | | | |
| Выполнил | | | | | |
| Провер. | | | | | |

3 и 4 этаж Центр ПФР по выплате пенсий в Красноярском крае

Пристроенные нежилые помещения


Система кондиционирования


Кондиционирование
Схемы 3-го этажа

| | | |
|--------|------|--------|
| Стадия | Лист | Листов |
| Р | 5 | |

ООО «Интеграция»


| |
|----------------|
| Взам. инв.Н |
| Подпись и дата |
| Инв.Н подл. |

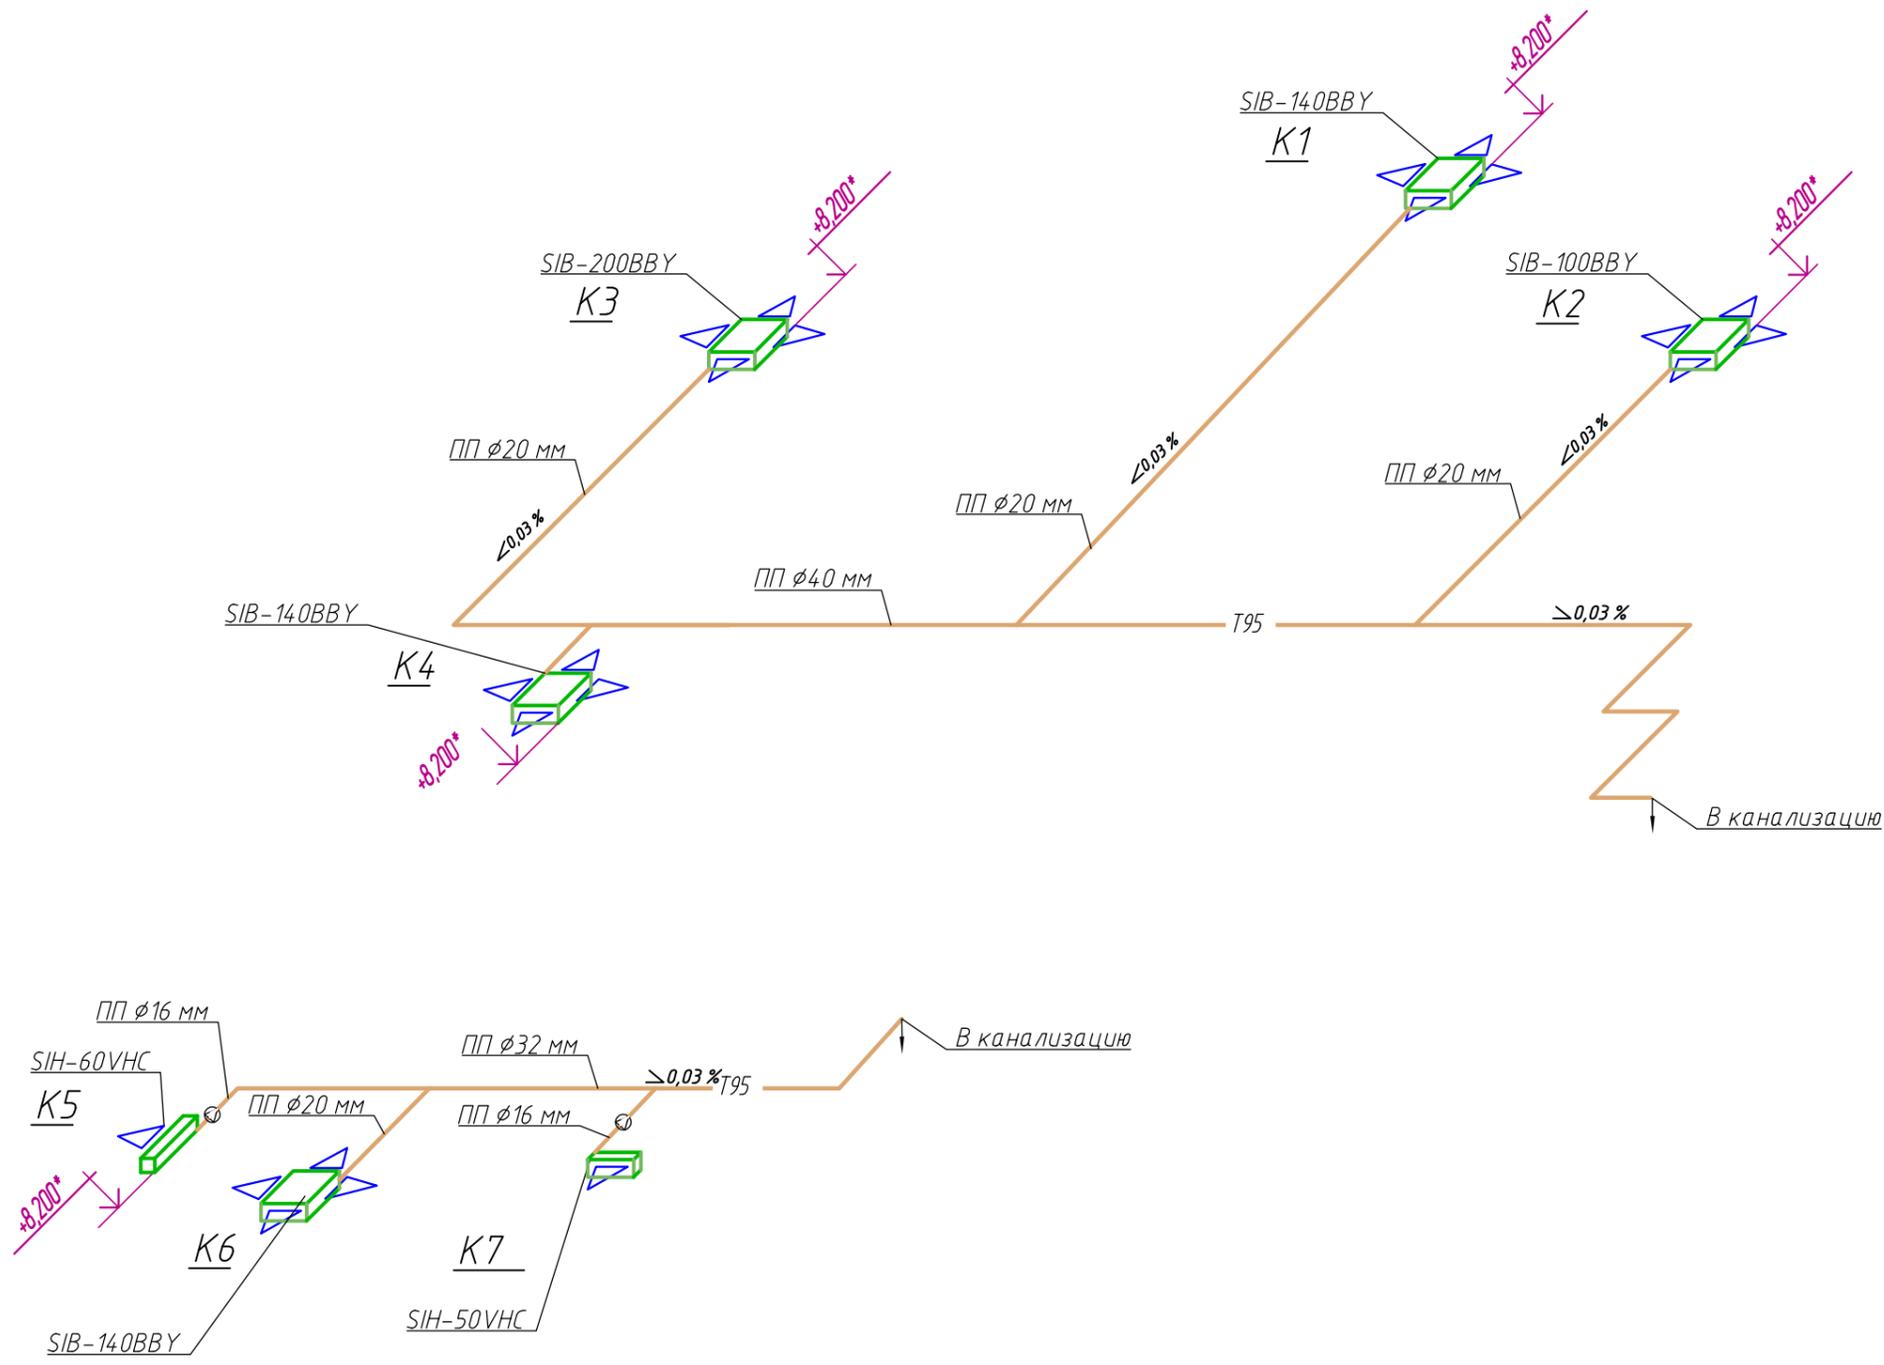

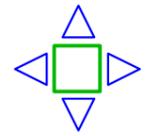- Условные обозначения
-  – Кассетный блок
 -  – Настенный блок
 -  – Наружный блок
 -  – Дренажный насос
 - T95 – Дренаж в канализацию

| |
|----------------|
| Взам. инв. N |
| Подпись и дата |
| Инв. N подл. |

| | | | | | |
|--|-----|--------|-----|------------------|------|
| 3 и 4 этаж Центр ПФР по выплате пенсий в Красноярском крае | | | | | |
| Пристроенные нежилые помещения | | | | | |
| Изм. | Кол | у.Лист | док | Подп | Дата |
| | | | | | |
| Система кондиционирования | | | | Стадия | Лист |
| | | | | P | 7 |
| Выполнил | | | | | |
| Провер. | | | | | |
| Кондиционирование Схемы дренажа 3-го этажа | | | | ООО «Интеграция» | |

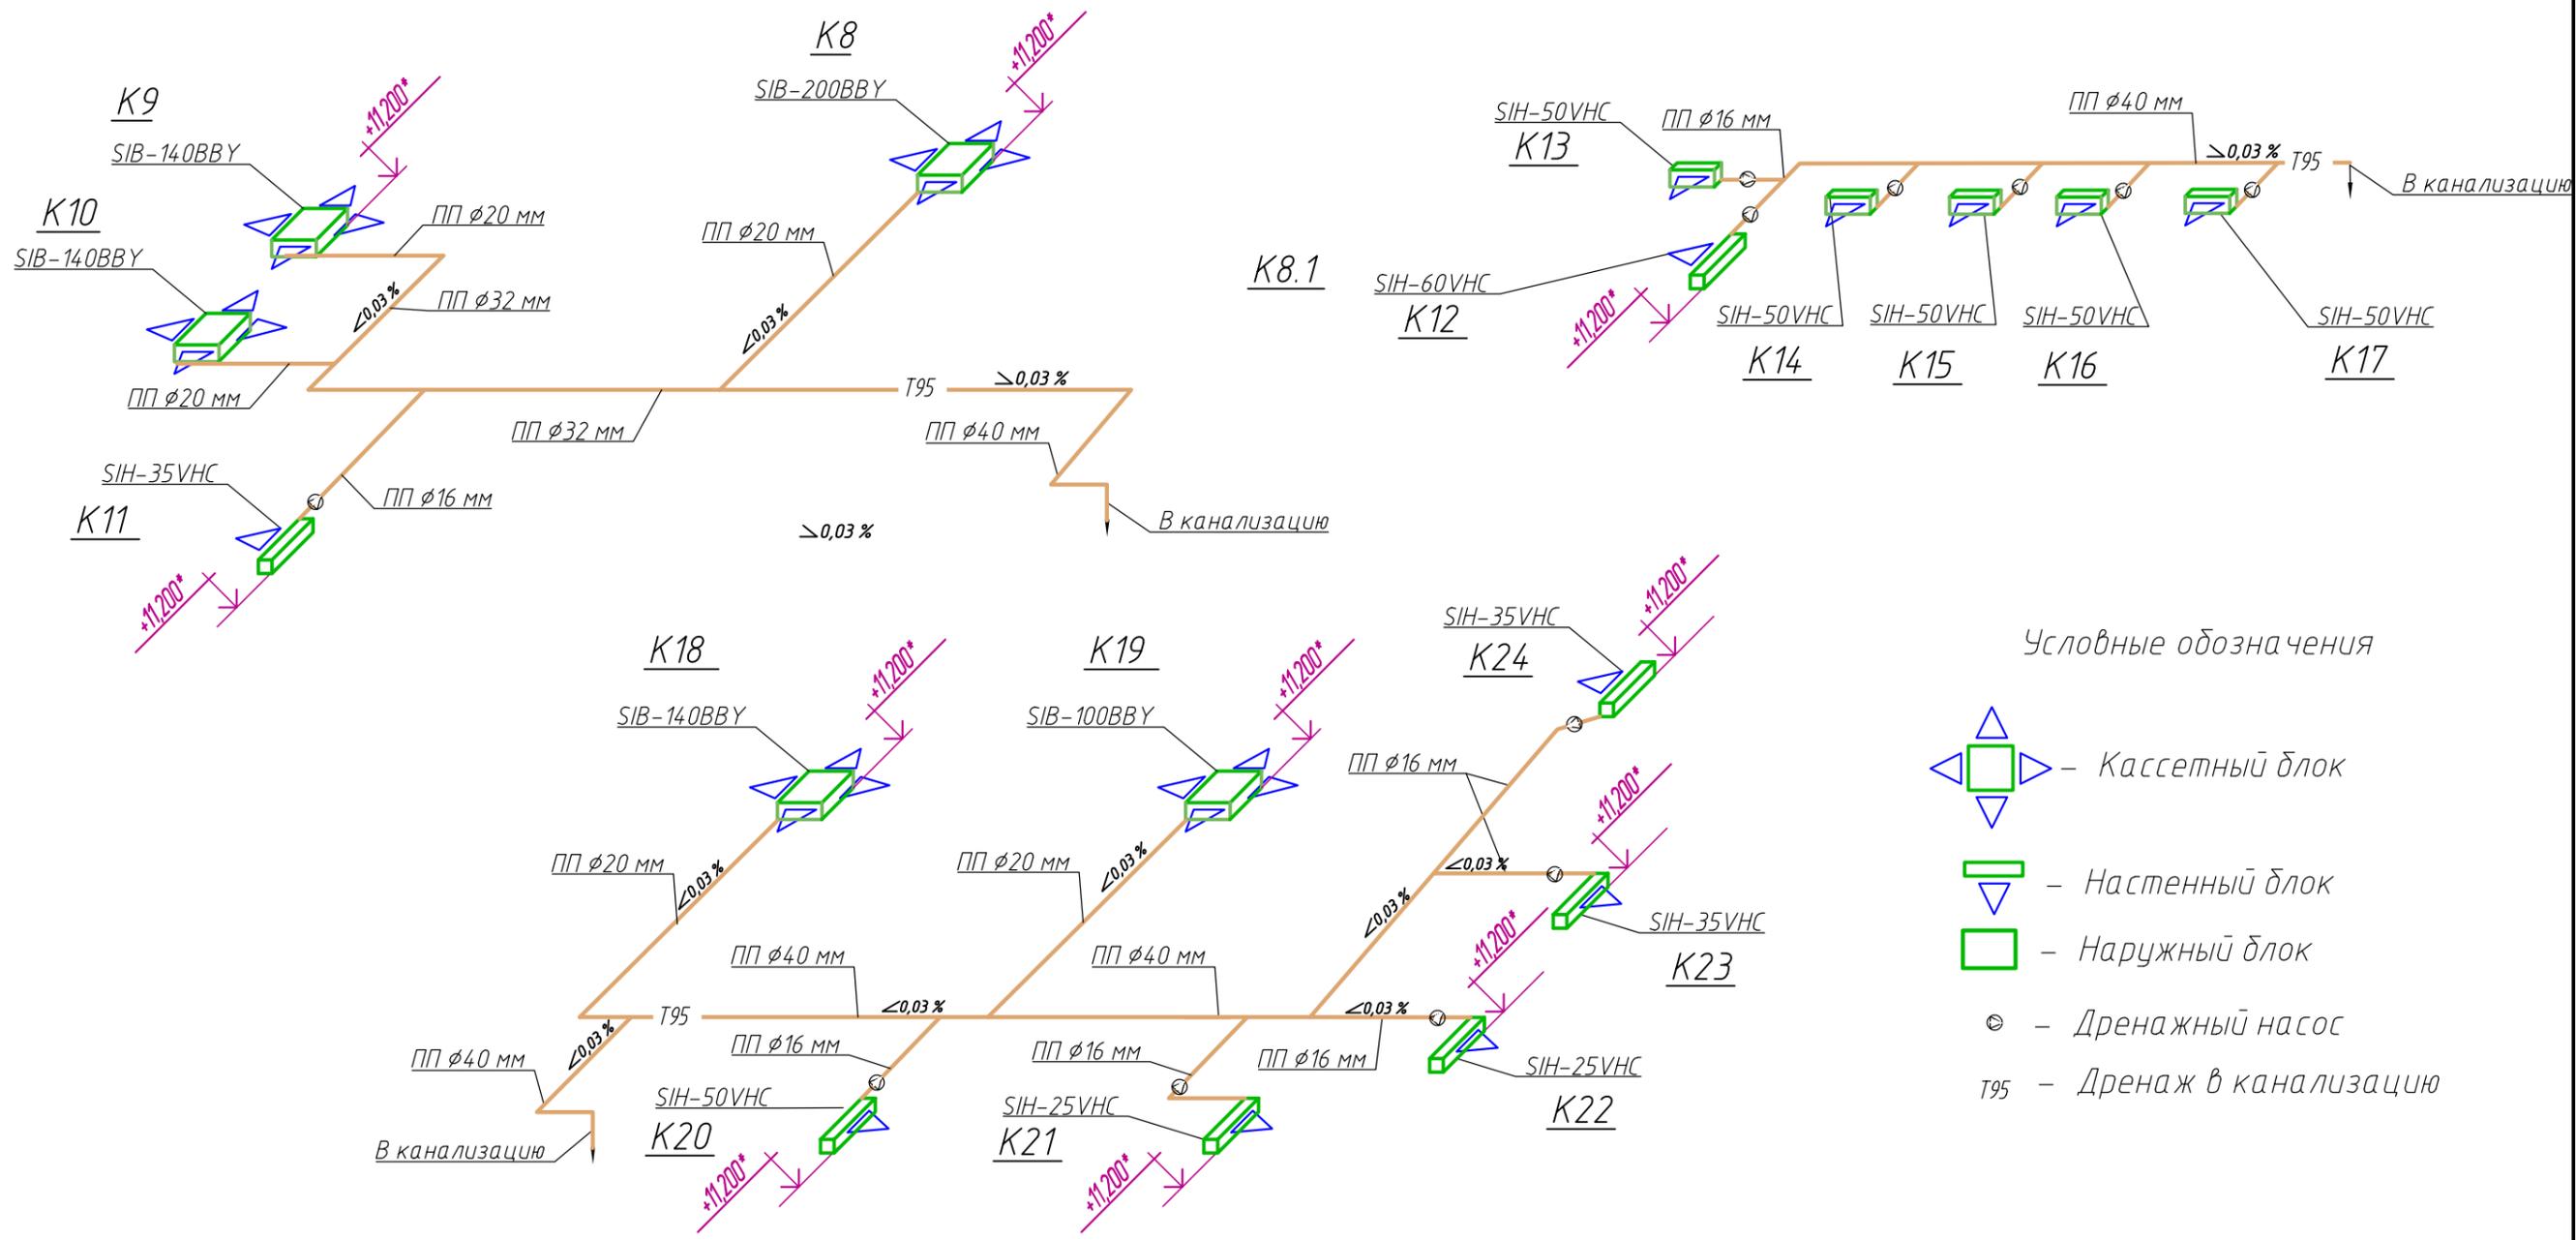

| | |
|----------------|--|
| Взам. инв. N | |
| Подпись и дата | |
| Инв. N подл. | |

| | | | | | | | | | |
|----------|---------|------|-----|------|------|--|--------|------------------|--------|
| | | | | | | 3 и 4 этаж Центр ПФР по выплате пенсий в Красноярском крае | | | |
| | | | | | | Пристроенные нежилые помещения | | | |
| Изм. | Кол. у. | Лист | док | Подп | Дата | | Стадия | Лист | Листов |
| | | | | | | | Р | 8 | |
| Выполнил | | | | | | Система кондиционирования | | | |
| Провер. | | | | | | Кондиционирование Схемы дренажа 4-го этажа | | ООО «Интеграция» | |