
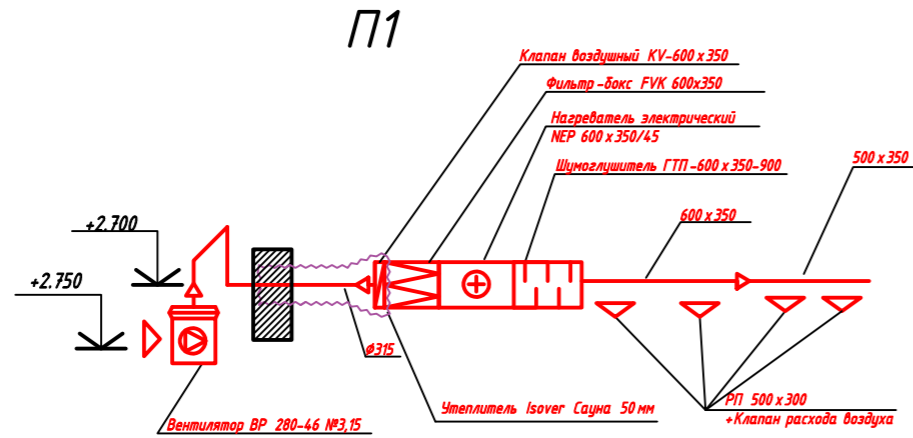


План 1 этажа

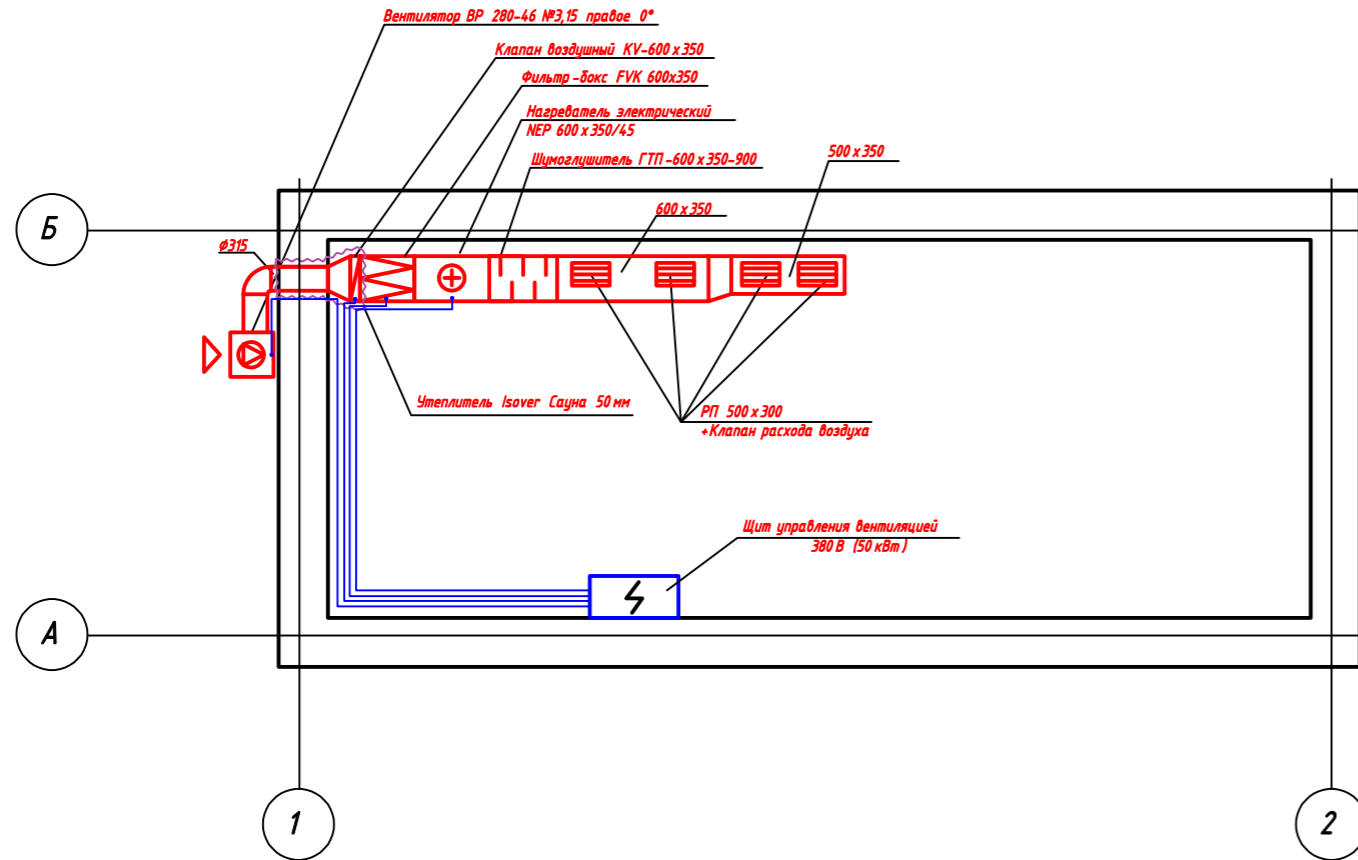

Ведомость смонтированного оборудования

№	Наименование	Ед.изм.	Кол-во	Примечание
1	Вентилятор ВР 280-46 №3,15 1,5кВт	шт.	1	
2	Нагреватель электрический NEP			
	600x350/45	шт.	1	
3	Шумоглушитель ГТП-600x350-900	шт.	1	
4	Фильтр-бокс для прямоугольных каналов 60x35	шт.	1	
5	Сменная фильтрующая кассета 600x350	шт.	1	
6	Клапан утепленный KVU-P-600x350	шт.	1	
7	Вставка гибкая ВГ 220x220	шт.	1	
8	Щит управления системы вентиляции	шт.	1	
9	Канальный датчик температуры RT1000	шт.	1	
10	Клапан расхода воздуха КРВ	шт.	4	
11	Дифференциальное реле давления DPS-500N	шт.	1	
12	Решетка внутренняя РВ 500x300	шт.	4	

						ООО "Красдорзнак"		
Изм.	Кол.уч.	Лист	№ док.	Подп.	Дата			
						Стадия	Лист	Листов
Выполнил								
Провер.						ООО "Интеграция"		